


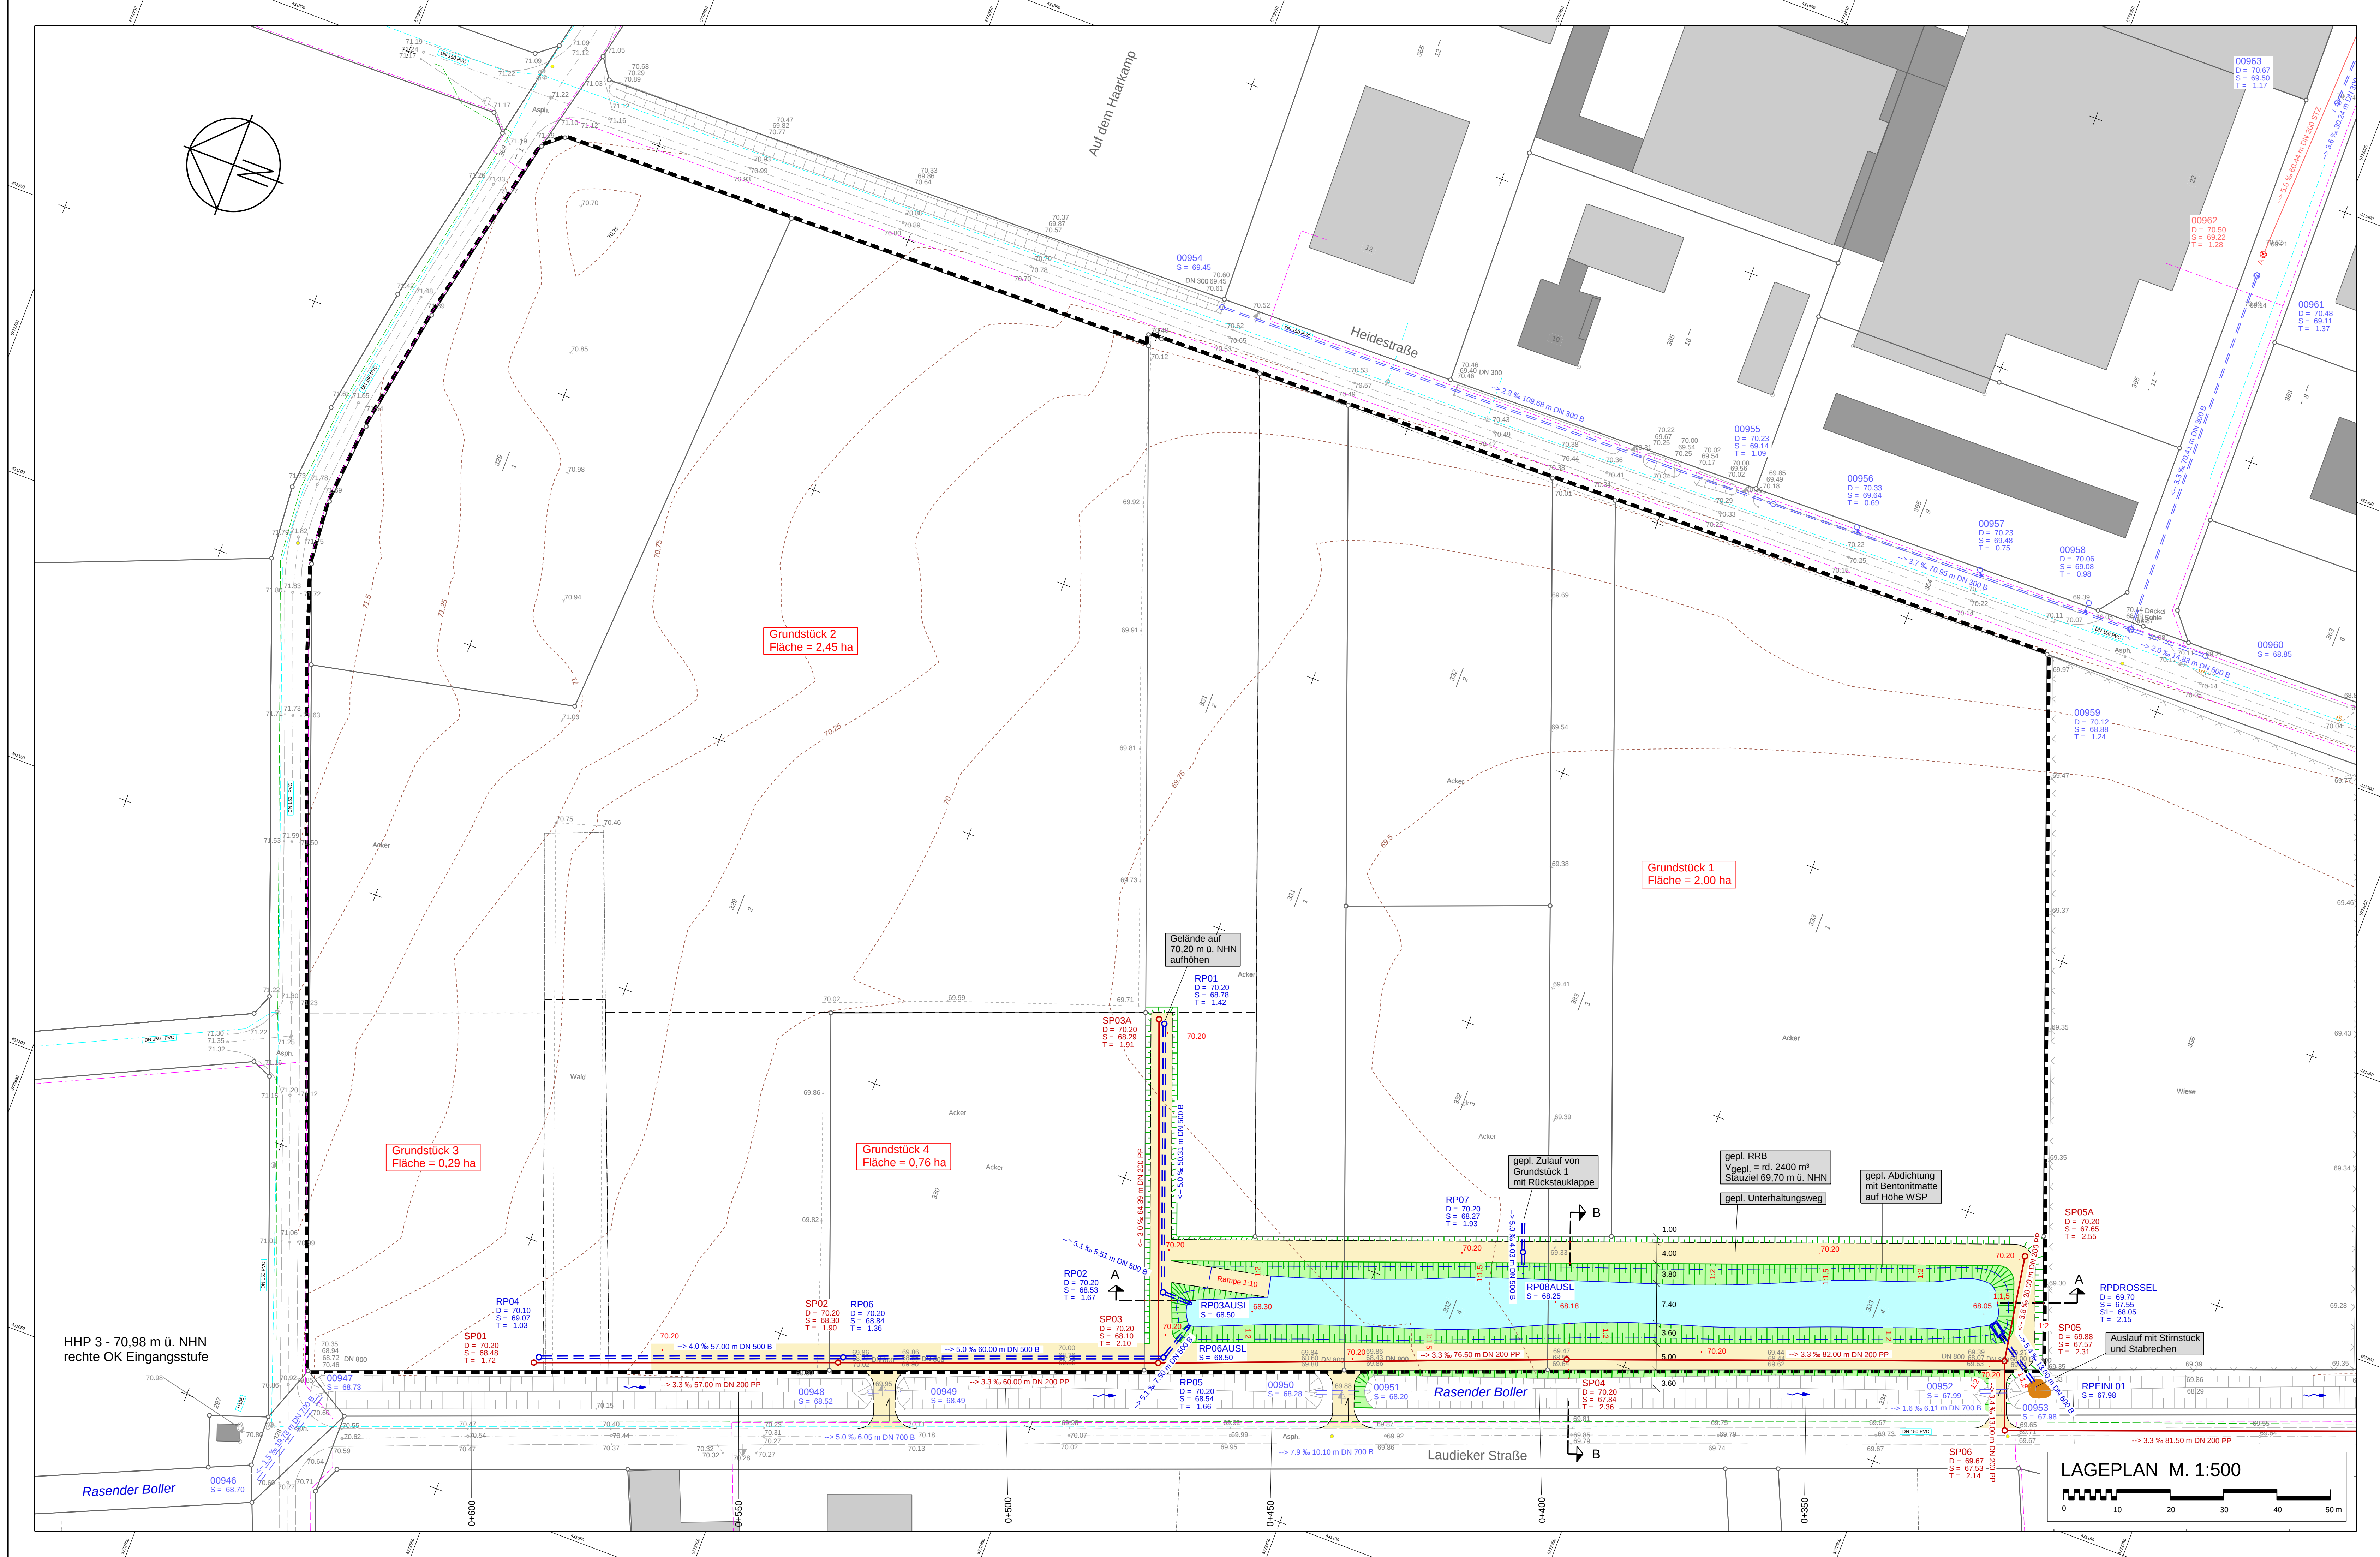

Hinweis:
Die Darstellung der Fremdleitungen im Plan dient der überschaubaren Information.
Sie erhebt keinen Anspruch auf Genauigkeit und Vollständigkeit.

Objekt / Darstellung	Versorgungsträger	Stand
Regenwasserkanal	Gemeinde Glandorf	Januar 2017
Schmutzwasserkanal	Gemeinde Glandorf	Januar 2017
SW-Druckleitung	nicht vorhanden	----
Wasserleitung	Gemeinde Glandorf	Januar 2017
Gasleitung	---	----
Strom Erdkabel	Westnetz	Januar 2017
Strom Freileitung	nicht vorhanden	----
Telekommunikation	Deutsche Telekom AG	Januar 2017
Telekommunikation	Kabel Deutschland GmbH	Januar 2017
Telekommunikation	EWE / nicht vorhanden	Monat Jahr

Bestand:	Zeichenerklärung	Planung:
- Einfahrt - Eingang - Baum - Schachtdeckel (rund) - Straßenablauf - Wasserschleier - Hydrant - Gasschieber - Kabelkasten Öl - Kabelkasten UI - Holzmast - Stahlrohrmast - Höhenhilfsweg - Bank	- Straßenbeleuchtung - Ampel - Höhen - Mauer - Zaun - Hecke - Querneigung - Einfahrten - Höhenlinien - Schmutzwasserkanal - Schmutzwasserdruckleitung - Regenwasserkanal - SW-Schacht - RW-Schacht	- Schmutzwasserkanal - Regenwasserkanal - SW-Schacht - RW-Schacht - Schmutzwasserhausanschluss - Regenwasserhausanschluss - Hauseschlussschächte - Parzellierungsvorschlag - Stand vom: 12.09.2017 - B-Plan Grenze - Unterhaltungsweg mit wassergestützter Decke

Hinweis:
Die angegebenen Deckelhöhen sind vor Baubeginn
mit dem Straßenbauentwurf abzugleichen.
Alle Maße sind in der Örtlichkeit zu überprüfen.

VORABZUG

12.09.2017

Nr.	Art der Änderung	Datum	bearbeitet
3			
2			
1			

**Ingenieurbüro
Hans Tovar & Partner**
Beratende Ingenieure GbR

Gemeinde Glandorf
Landkreis Osnabrück

**Entwurf
Erschließung**
B-Plan Nr. 231
"Auf dem Haarkamp"
Kanalisation

Lageplan

Weiße Breite 3
49084 Osnabrück
Telefon 0541 94003-0
Telefax 0541 94003-50
www.tbwweb.de

Anlage: 3	Maßstab: 1:500	bearbeitet: SH/Ru	Osnabrück, den
Blatt-Nr.: ...	Projekt-Nr.: 213.172	geprüft: ...	
Ausfertigung:	System: ETRS89	vermessen: St 10/2014	

Plan: Z:\CAD\213.172\WAW\213.172\UK-abb\B03_UK-2017-09-12.dwg